


別紙7 豊岩浄水場 参考図

S=1/500

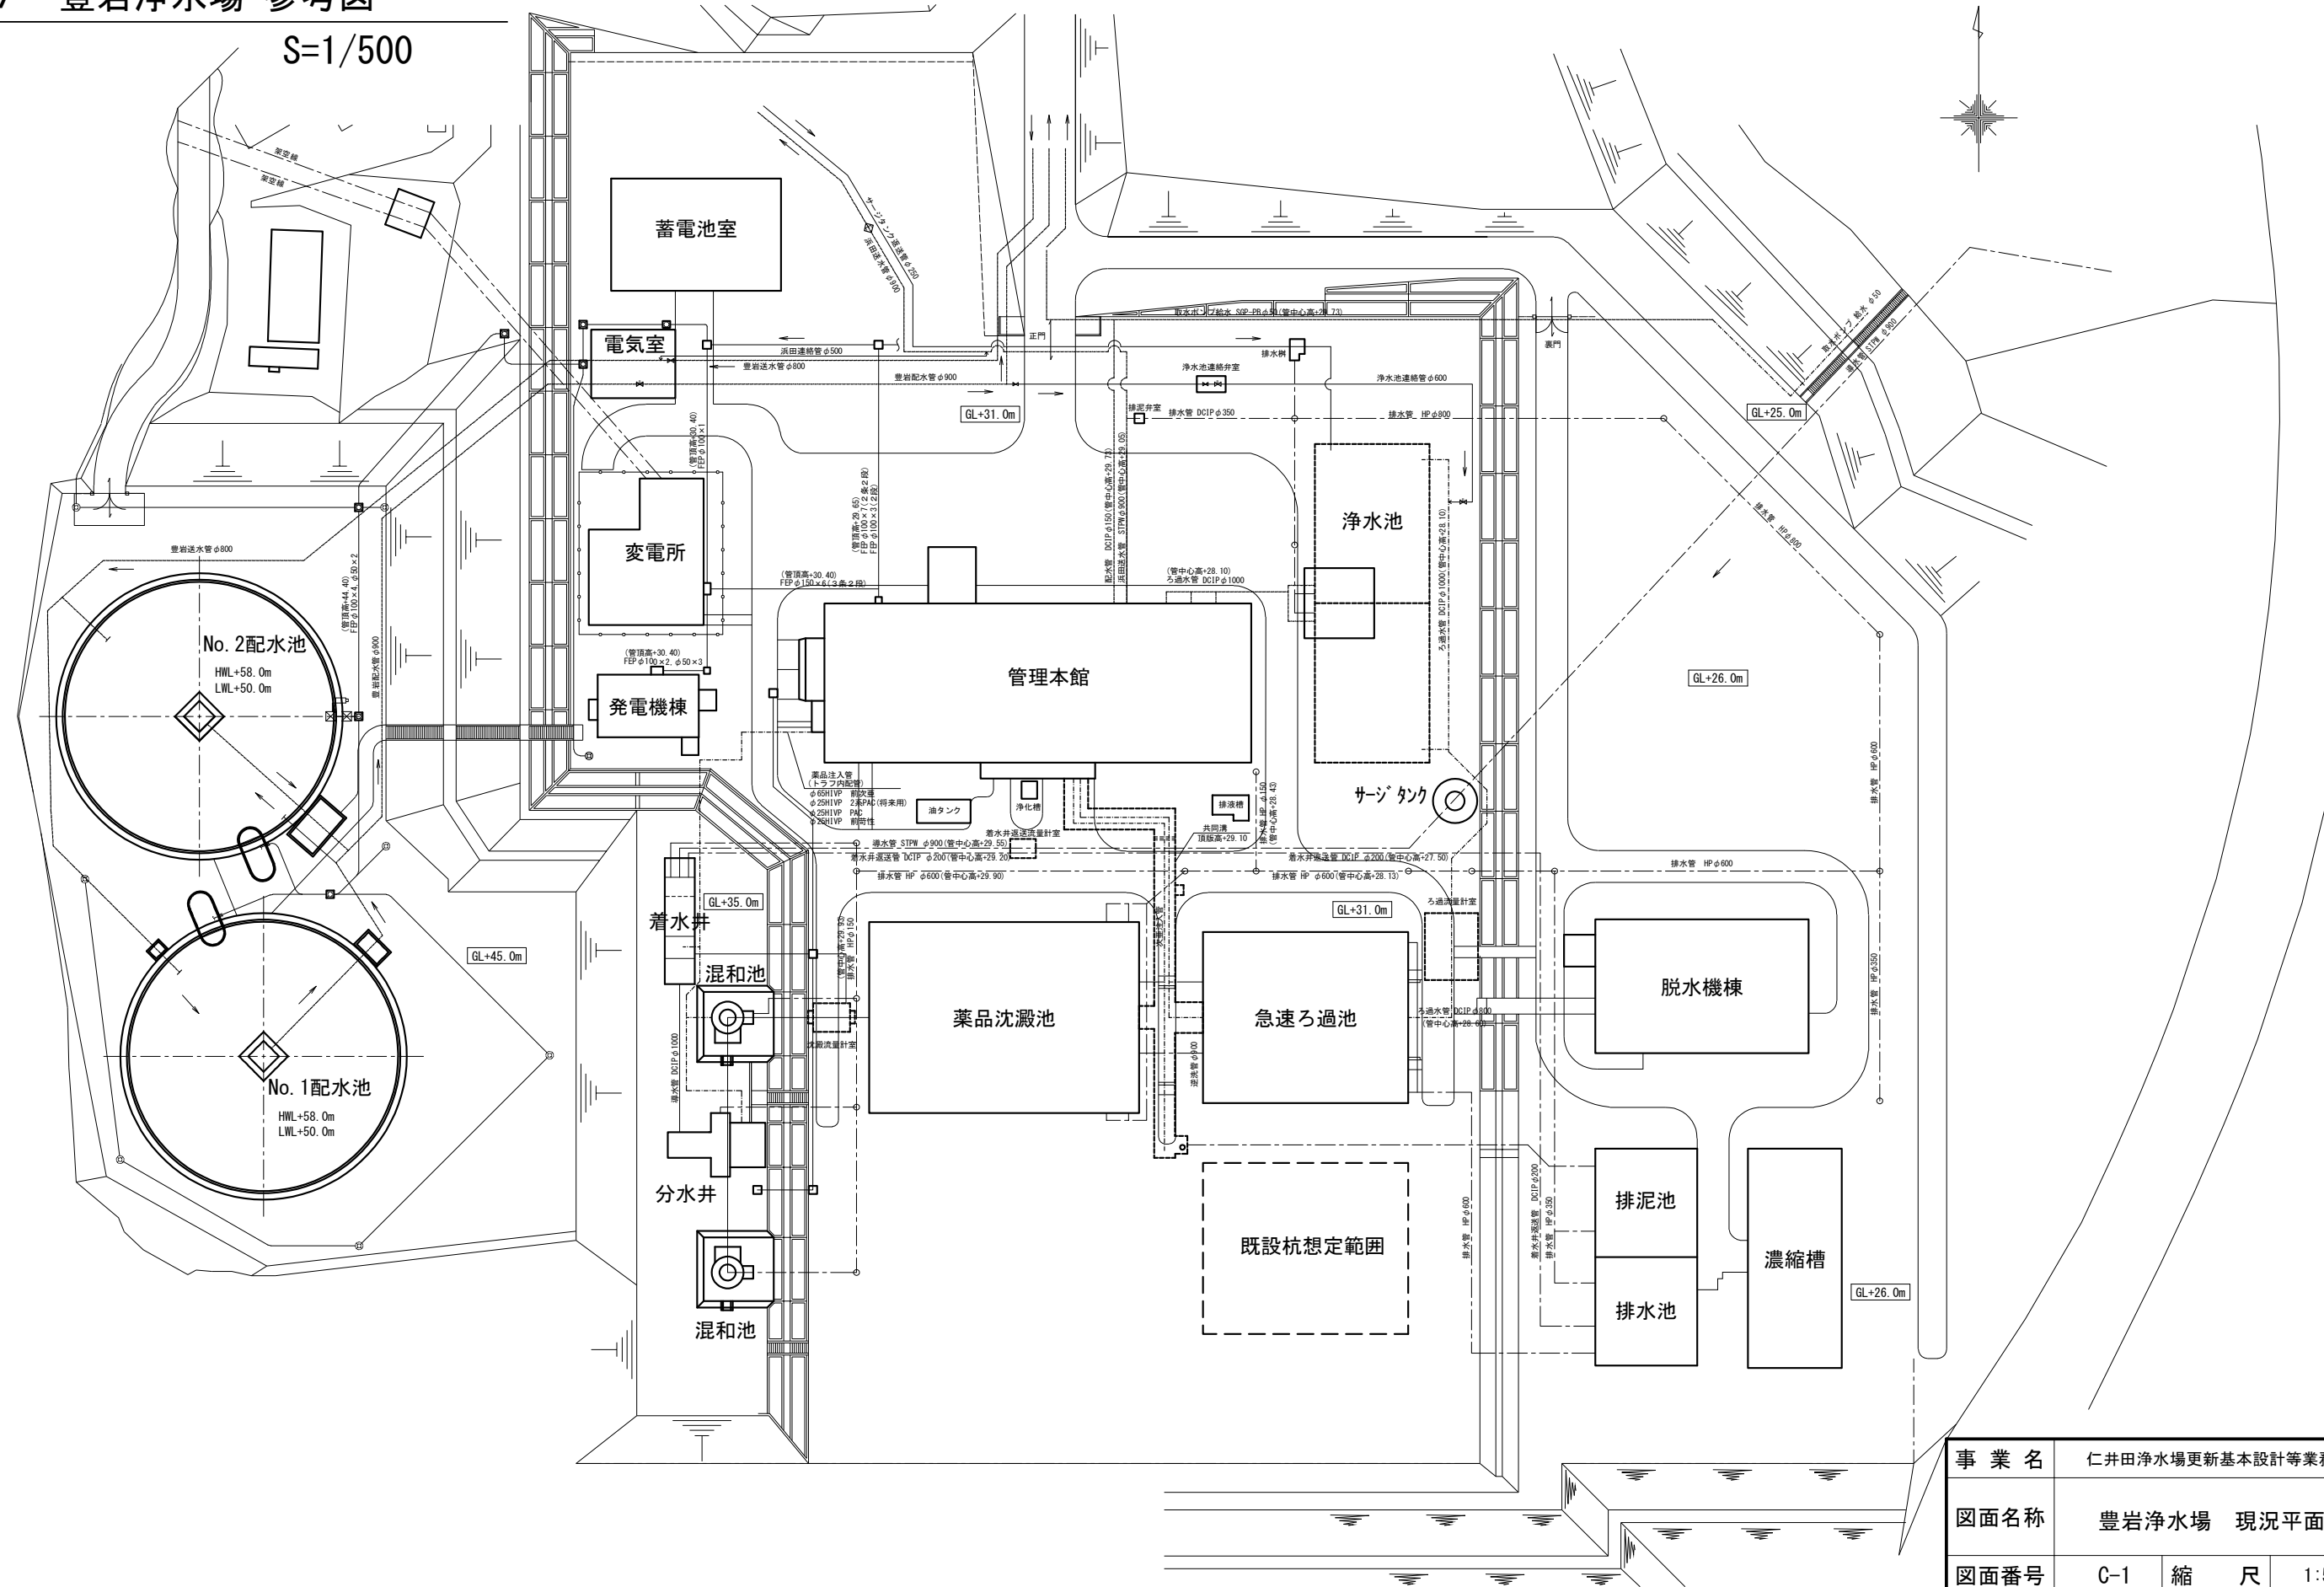

事業名	仁井田浄水場更新基本設計等業務委託		
図面名称	豊岩浄水場 現況平面図		
図面番号	C-1	縮尺	1:500 (A1)
作成	令和元年度		
秋田市上下水道局			