



研修室4エアコン

研修室5エアコン

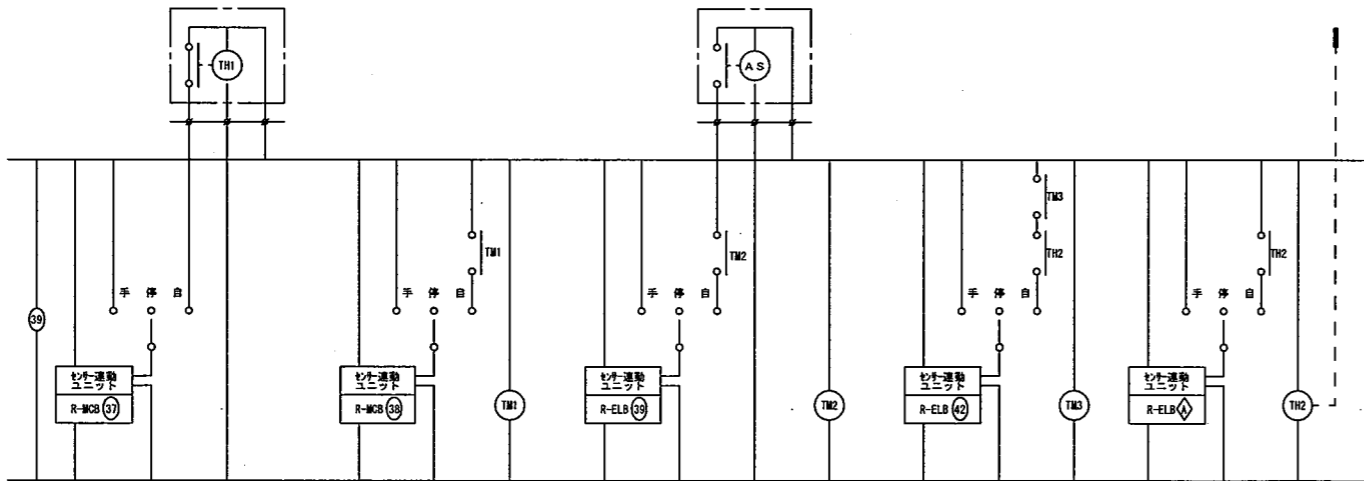

電灯動力分電盤 (S-1LP-1) 結線図

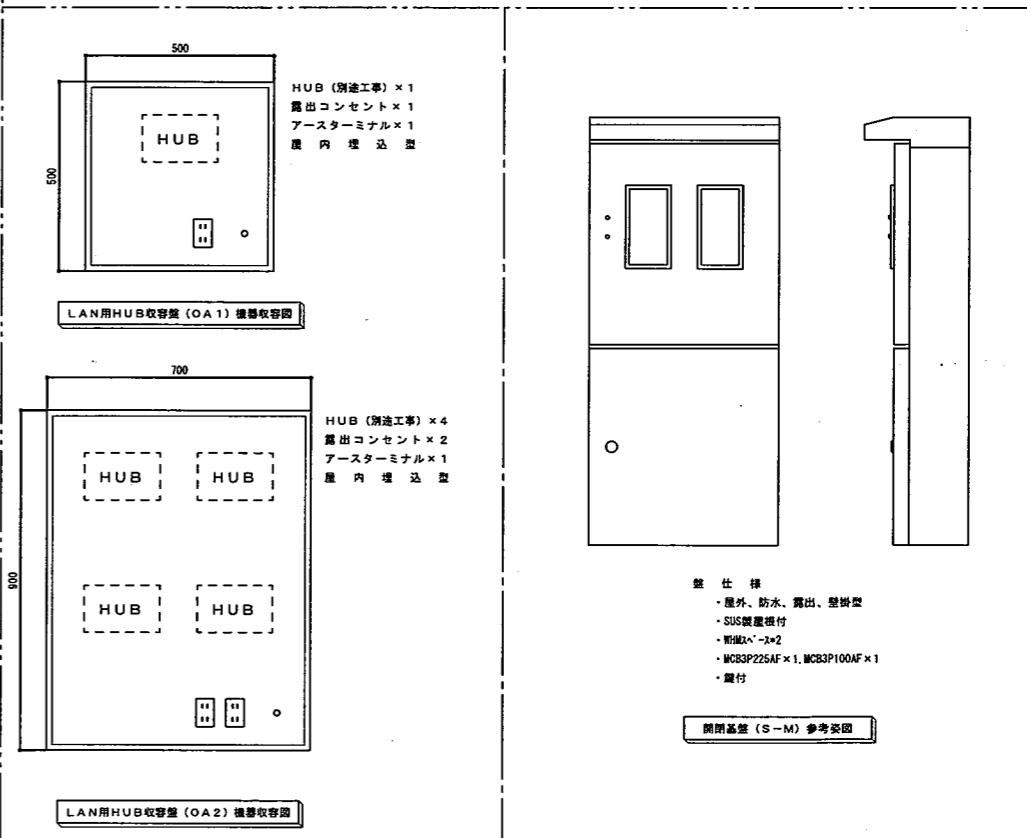

盤図凡例

- 1P-MCB30AF/20AT
- 2P-MCB30AF/20AT
- 1PR-MCB50AF/20AT
- 2PR-MCB50AF/20AT
- 2PELB30AF/20AT
- 2PR-ELB30AF/20AT
- MCB50AF/20AT+ELB30AF/20AT
- AS 自動点滅器 (100V-3A調度可変型)
- TM1 プログラムタイマー (24H停電補償型、1日96動作)
- TM2/TM3 プログラムタイマー (24H停電補償型、1日4動作)
- TH1 温度スイッチ (温度調節範囲: 5~45℃)
- TH2 サーモコントローラー (温度調節範囲: 0~50℃)
- MCB 3P 50AF/50AT

- 仕様
- ・屋外、防水、露出、壁掛型
- ・SUS製扉付
- ・新設機×2
- ・MCB3P225AF×1, MCB3P100AF×1
- ・扉付

開閉器盤 (S-M) 参考図

件名	職員研修室等新設電気設備工事			種別	開閉器盤結線図 分電盤結線図 LAN用HUB盤機器収容図			特記	
	縮尺	S=NON			設計年月日	H10.6	年度		H10
図面番号	16			枚数	6			区分	E