



# 施設基本図 縮尺1:800

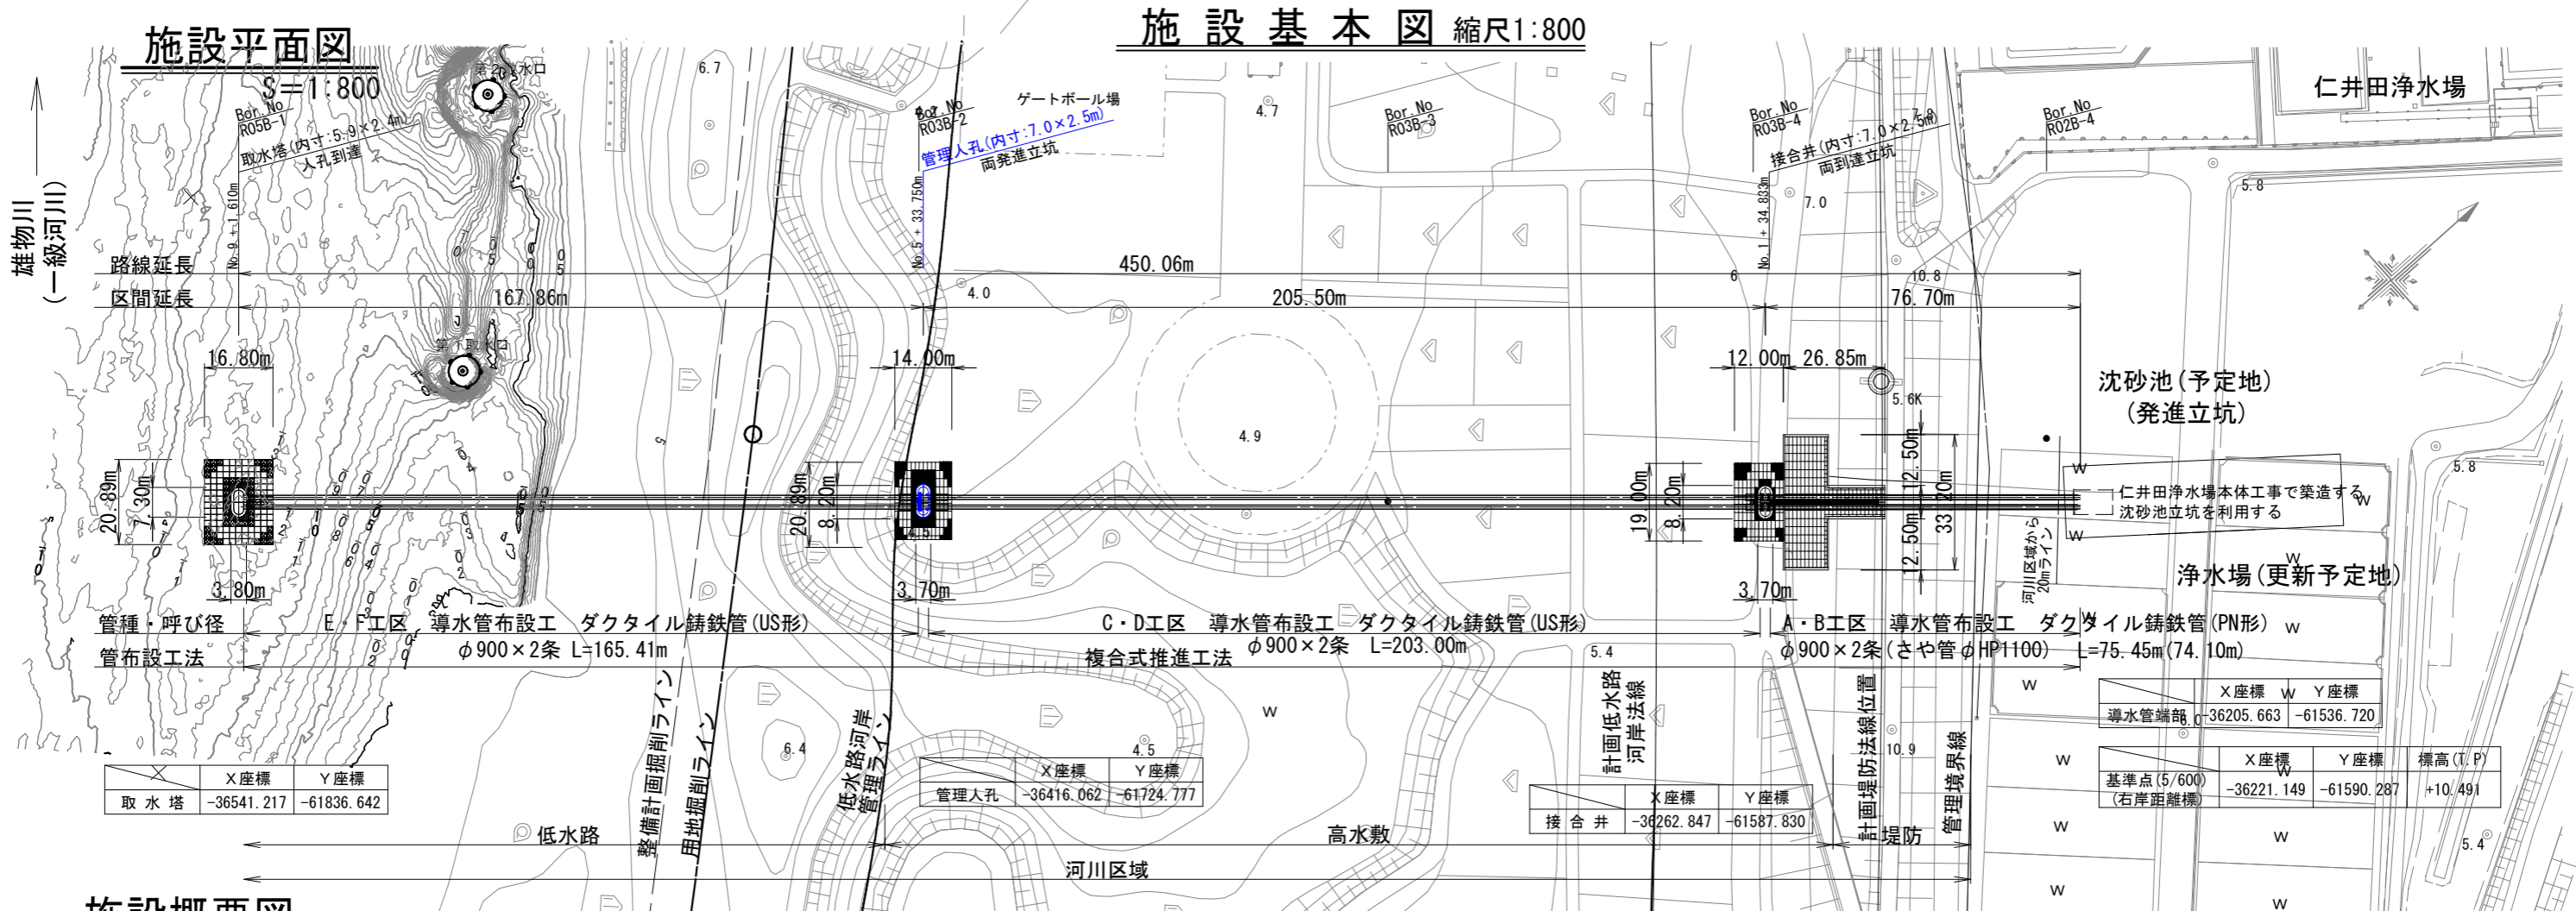

## 施設概要図

(河川水位と施設位置) S=Non

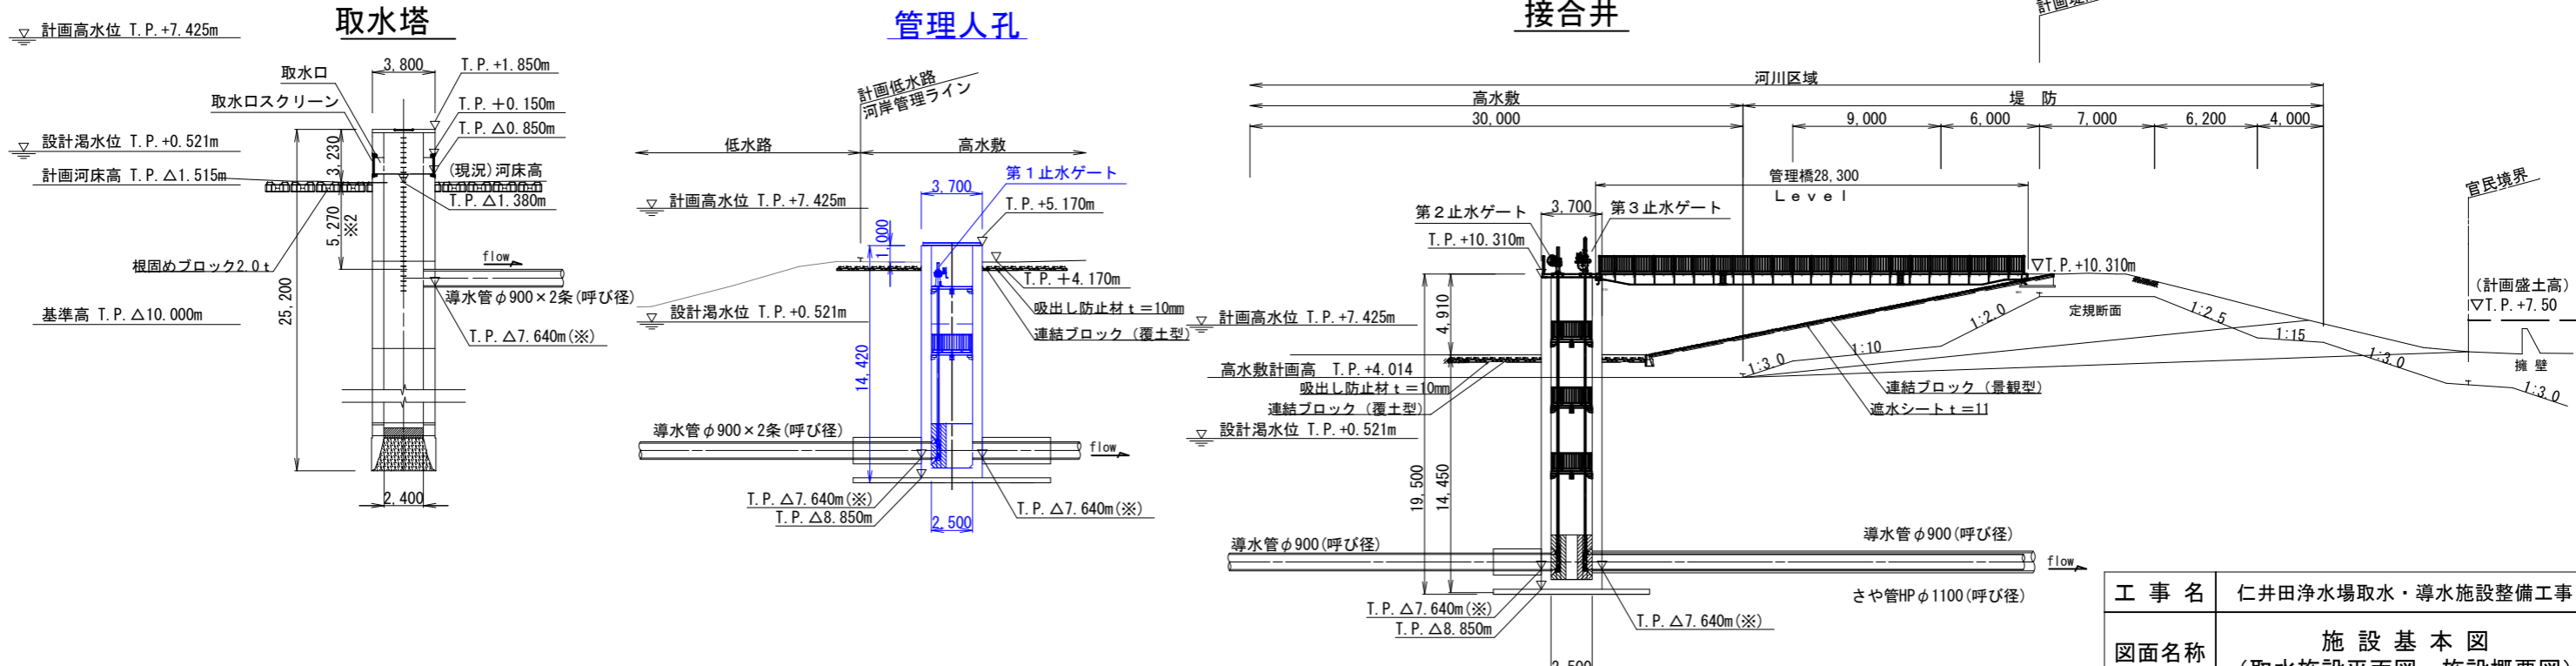

工事名	仁井田浄水場取水・導水施設整備工事		
図面名称	施設基本図 (取水施設平面図・施設概要図)		
図面番号	1	縮尺	Sv: 1:800 (A1)

秋田市上下水道局

※管底高を示す。  
※2 現況河床高からの土被りを示す。