
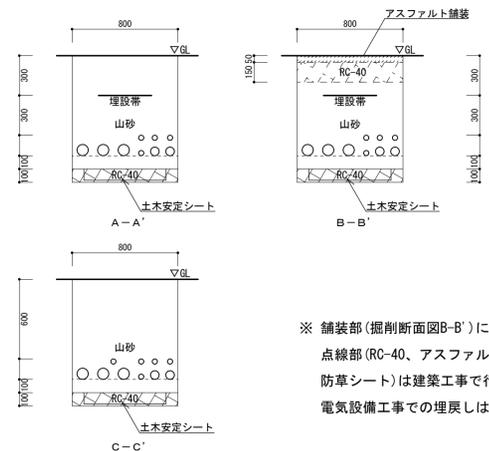


工事場所：秋田市下北手柳館字前田133番地1

付近見取り図 S=NON

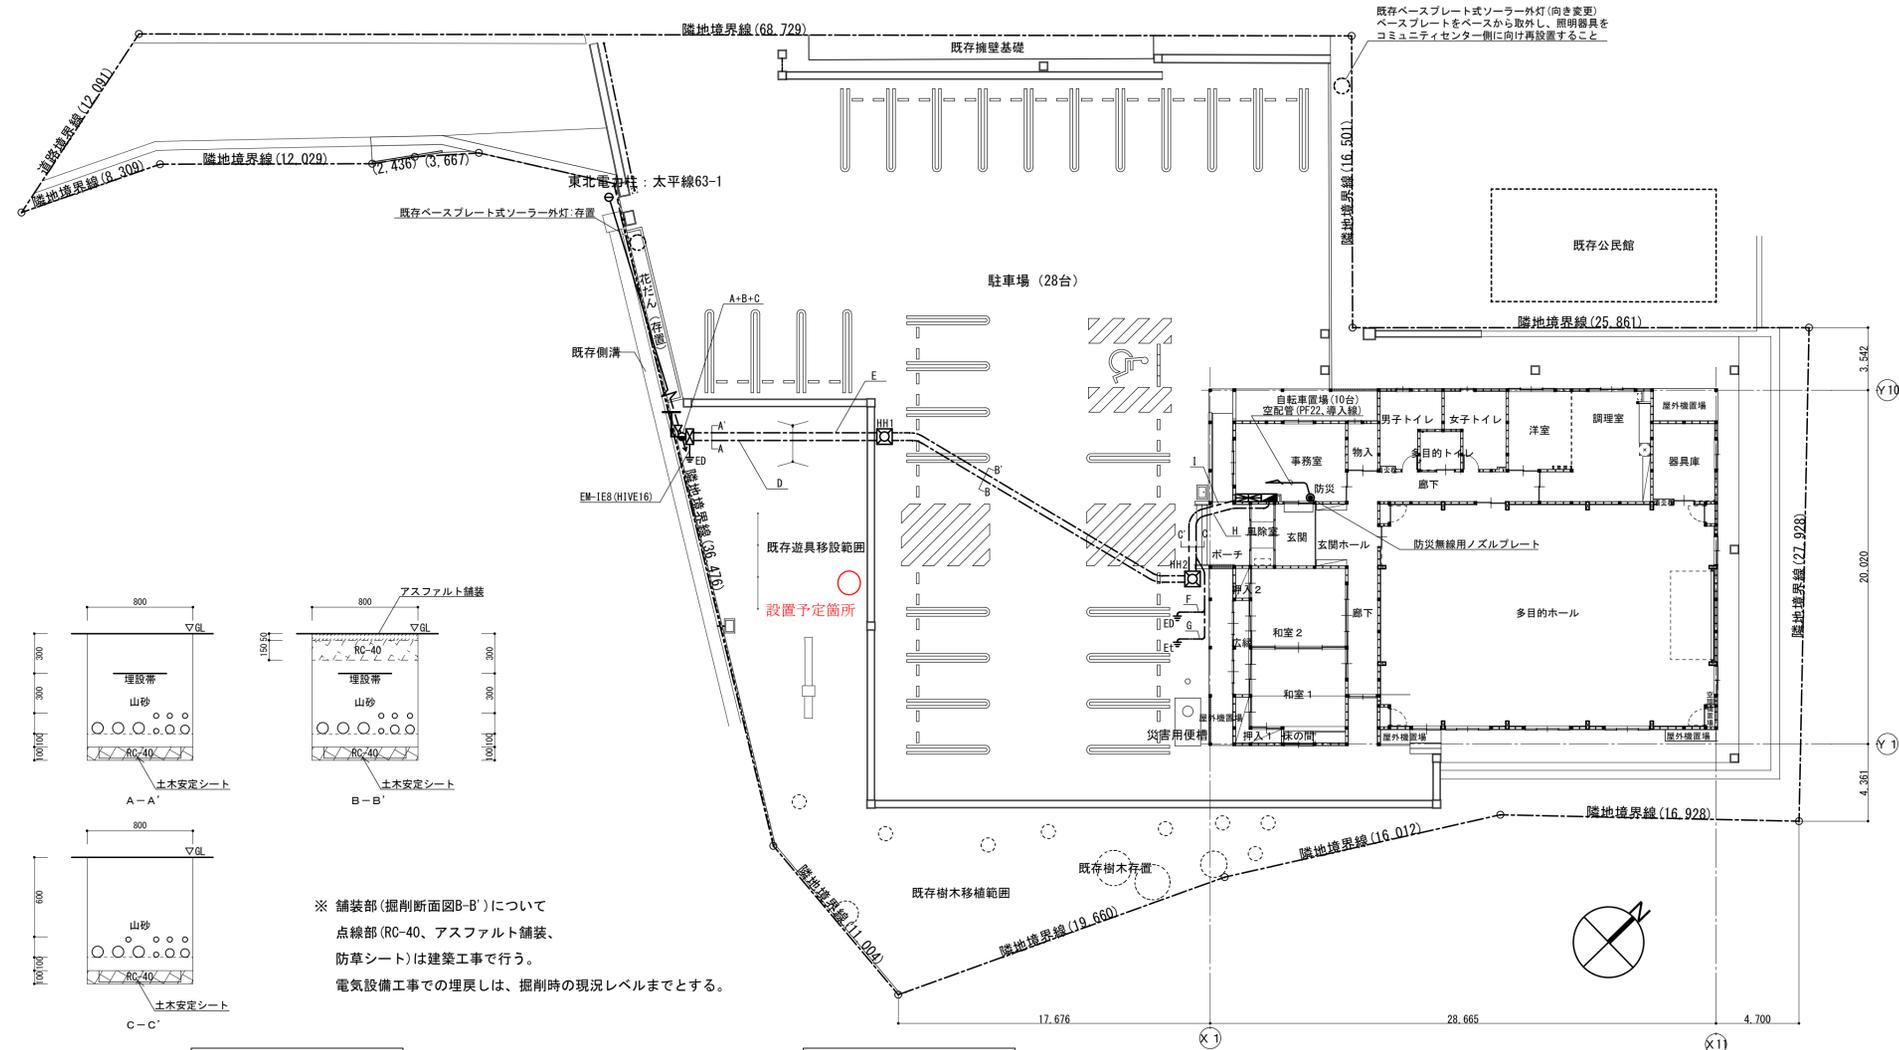

※ 舗装部(掘削断面図B-B')について
点線部(RC-40、アスファルト舗装、
防草シート)は建築工事で行う。
電気設備工事での埋戻しは、掘削時の現況レベルまでとする。

掘削参考断面図 S=1/30


配置図 S=1/200

○工事概要

- ・下北手地区コミュニティセンター改築工事にもない、各図示の機器を取付すること。
- ・工程、各機器設置位置について別途発注の建築工事、機械設備工事請負者と協議すること。(全設備)
- ・本工事で取付する撤去用品については、別途工事(他工第064号)下北手コミュニティセンター改築工事にて撤去した機器等を支給するものとする。
- ・予備配管には導入線(EM-IE1.6)を通線すること。(全設備)
- ・壁・ハンドホール内配線にアクリル製ケーブルマークを取り付けること。
- ・多目的ホールは特定天井となっているため、LED高天井照明器具本体と天井材の間に適切な離隔を設け開口補強すること。(E-06高天井照明器具設置参考断面図参照)
- また、吊りボルトで支持し、振れ止めを設置し、落下防止ワイヤーを取り付けること。
- ・非常用照明点検用リモコンを1台納品すること。
- ・再利用するP型1級受電機および非常放送装置のバッテリーを交換すること。
- ・電力事業者及び電気通信事業者、消防等への申請および届出を行うこと。

設備凡例

記号	名称・仕様	備考
⚡	受電点	
柱	新設引込用コンクリート柱 12-19-5.0kN	引込柱参考図(E-03)参照
壁	総合防災壁	壁参考結線図(E-04)参照
電灯	電灯・動力分電盤1PL-1	壁参考結線図(E-03)参照
箱	引込開閉器盤	壁参考結線図(E-04)参照
箱	新設ハンドホール H1-9 重耐蓋付	セパレータ付き(塩ビ製)
≡	ED D種接地工事(銅棒連絡)	
≡	Et D種接地工事(銅棒連絡) 弱電用	
T	UHFアンテナ: UHF20素子 SUS製 アンテナ支柱: 溶融亜鉛メッキ製 2.0m	引込柱上に取付け
▽	長波受信アンテナ	引込柱上に取付け 参考型番: KM-J0A1

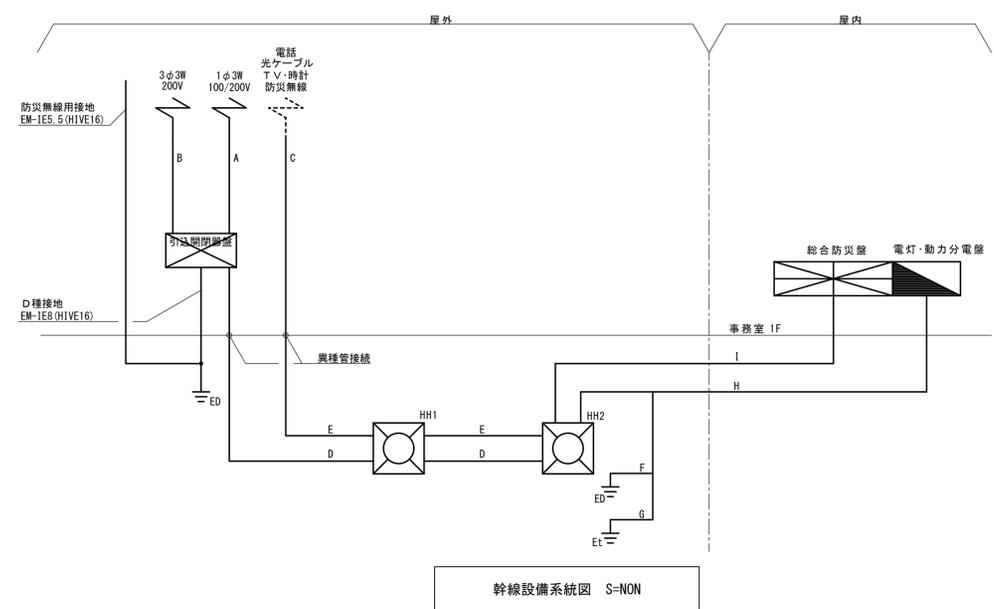

幹線設備系統図 S=NON

設備配線例

区画	引込柱	配管	機器	備考
A	引込柱 ~ ハンドホール	電灯引込	EM-CET60	SUS-GP54, 難燃FEP65
	引込柱 ~ ハンドホール	強電予備	導入線	SUS-GP54, 難燃FEP65
B	引込柱 ~ ハンドホール	動力引込	EM-CET38	SUS-GP54, 難燃FEP65
	引込柱 ~ ハンドホール	電話引込用配管	導入線	HIVE54, 難燃FEP50
C	引込柱 ~ ハンドホール	光ケーブル引込用配管	導入線	HIVE28, 難燃FEP30
	引込柱 ~ ハンドホール	弱電予備(防災無線用)	導入線	HIVE28, 難燃FEP30
	引込柱 ~ ハンドホール	T V 幹線	EM-S-7C-FB	HIVE28, 難燃FEP30
	引込柱 ~ ハンドホール	時計幹線	MEESO. 75-4C+EM-HP1. 2-3C	HIVE28, 難燃FEP30
D	引込柱 ~ ハンドホール	弱電予備	導入線	HIVE54, 難燃FEP50
	ハンドホール ~ ハンドホール	電灯幹線	EM-CET60	難燃FEP65
	ハンドホール ~ ハンドホール	動力幹線	EM-CET38	難燃FEP65
	ハンドホール ~ ハンドホール	強電予備	導入線	難燃FEP65
E	ハンドホール ~ ハンドホール	電話引込用配管	導入線	難燃FEP50
	ハンドホール ~ ハンドホール	光ケーブル引込用配管	導入線	難燃FEP30
	ハンドホール ~ ハンドホール	弱電予備(防災無線用)	導入線	難燃FEP30
	ハンドホール ~ ハンドホール	T V 幹線	EM-S-7C-FB	難燃FEP30
F	ハンドホール ~ ED	時計幹線	MEESO. 75-4C+EM-HP1. 2-3C	難燃FEP30
	ハンドホール ~ ED	弱電予備	導入線	難燃FEP50
	ED ~ ED	強電用接地	EM-IE8	難燃FEP30
	ED ~ Et	弱電用接地	EM-IE5. 5	
H	ハンドホール ~ 1PL-1	電灯幹線	EM-CET60	難燃FEP65
	ハンドホール ~ 1PL-1	動力幹線	EM-CET38	難燃FEP65
	ハンドホール ~ 1PL-1	強電予備	導入線	難燃FEP65
	接地板 ~ 1PL-1	強電・弱電用接地	EM-IE8+EM-IE5. 5	難燃FEP65
I	ハンドホール ~ 防災壁	電話引込用配管	導入線	難燃FEP50
	ハンドホール ~ 防災壁	光ケーブル引込用配管	導入線	難燃FEP30
	ハンドホール ~ 防災壁	弱電予備(防災無線用)	導入線	難燃FEP30
	ハンドホール ~ 防災壁	T V 幹線	EM-S-7C-FB	難燃FEP30
I	ハンドホール ~ 防災壁	時計幹線	MEESO. 75-4C+EM-HP1. 2-3C	難燃FEP30
	ハンドホール ~ 防災壁	弱電予備	導入線	難燃FEP50

件名	下北手地区コミュニティセンター改築電気設備工事				種別	付近見取り図、配置図 掘削参考断面図、幹線設備系統図			特記
課長	副参事	主査	設計	縮尺	S=1/200, S=1/30, S=NON				
設計年月日	R2.1	年度	R1						