
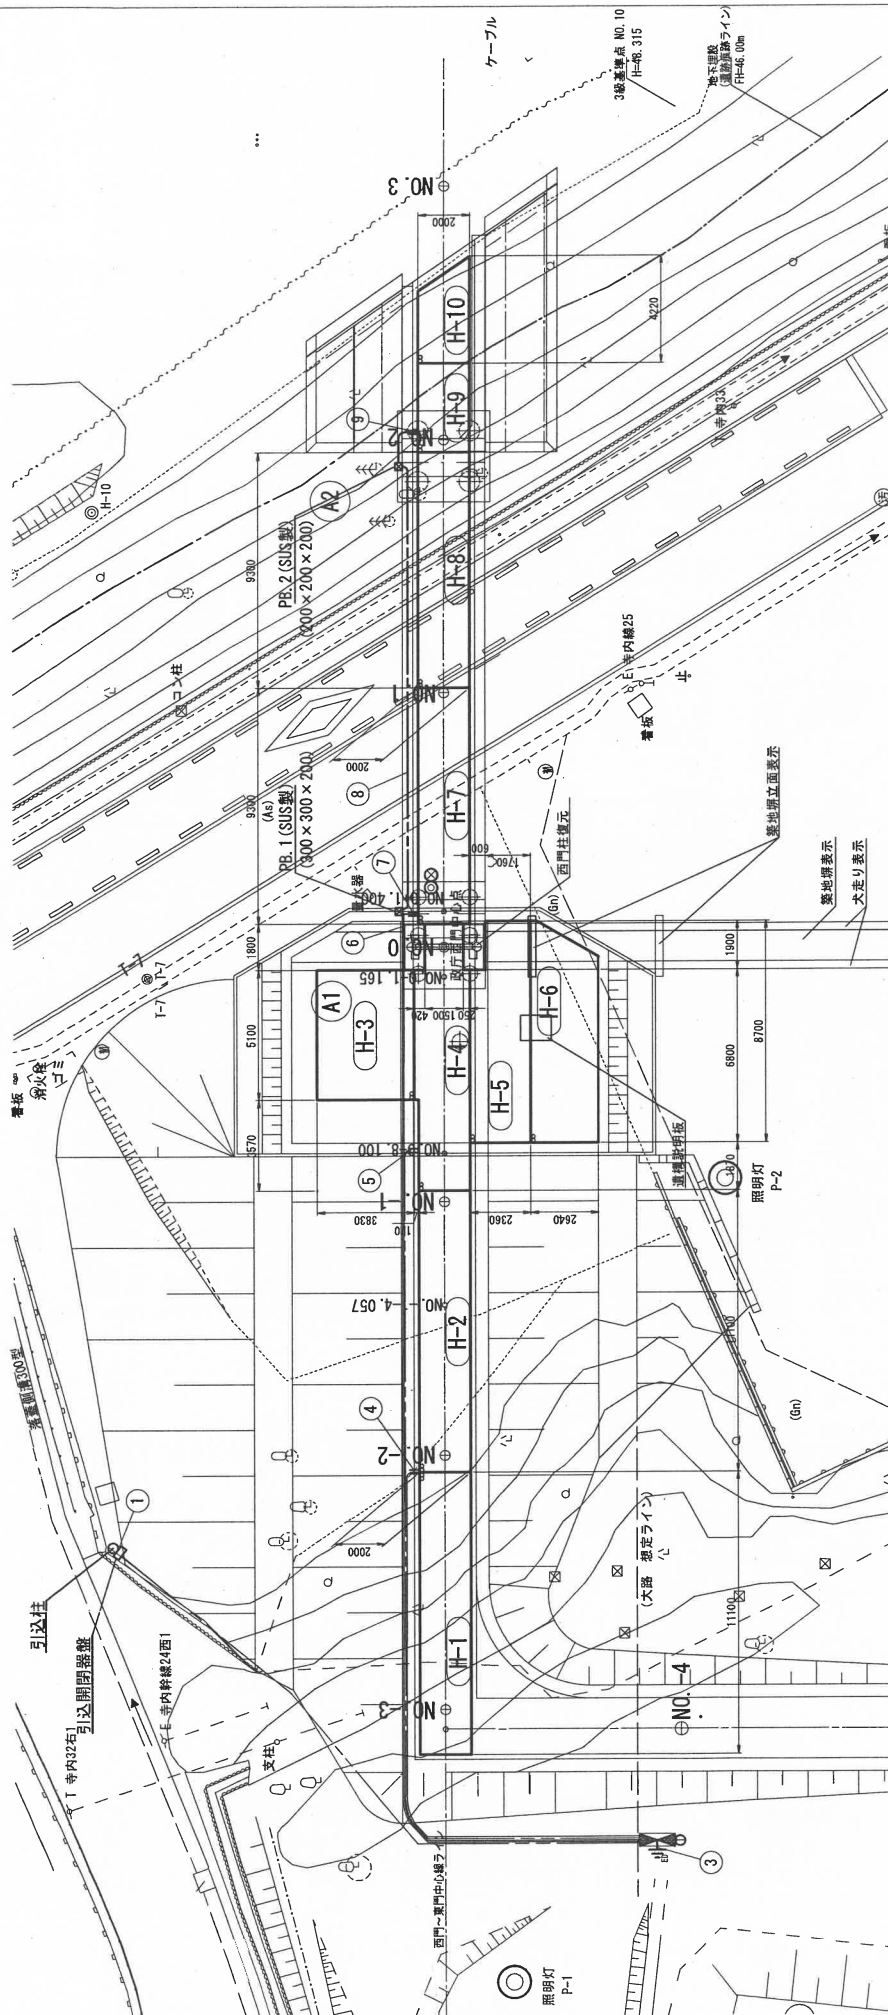


圖面設備配置

 $S=1:100$ 

管路埋設參考圖

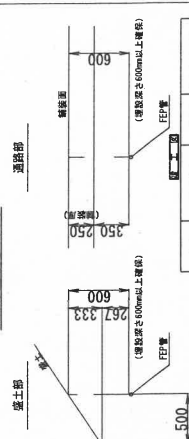

年 度	令和2年度	工事種別	工二第66号
工 事 名	秋田県立秋田歴史民俗資料館新築工事（建築設計工）		
施 工 場 所	秋田県山内市内庄		
図 面 名	建築設計図一四		
作成年月日	令和4年3月		
縮 尺	図 紙	図面番付	14/37

秋田県観光文化スポンサー 秋田県建設業協会 秋田県建設業協会

配管・配線表

序号	配 置	型 号	備 考
①	EW-4E1/F80×4	G70 (SUS)	電源
②	EW-4E1/F80×4	G70 (SUS)	電源
③	EW-4E1/F80×4	FEP30	電源
④	RHW5.5 5×4×4	FEP30	電源
⑤	RHW5.5 5×4×8	FEP30	電源
⑥	RHW3.4 3×4×4	FEP40	電源
⑦	RHW3.4 3×4×4	FEP50	電源
⑧	OWS248×76	FEP30	電源
⑨	RHW84×4×4	PF28 × 2	電源
⑩	2PM1.25×3×0.15×45	PF28 × 2	電源
⑪	RHW5.5 5×4×4	PF28	電源
⑫	RHW5.5 5×4×4	PF30	電源

※遺構説明板、築地塙立面表示位置に合わせてユニット形状の見直しを行うこと。

(凡例)

記号	品名	単位
	ヒーティング制御盤	台
	引込開閉器盤	台
②	断電水分検知器	台
③	断電温度検知器	台
④	外気温度検知器	台
①	引込柱	本
○	地中埋込配管配線	m
＝	地中埋込管壁立上給	m
—	露出配管配線	m
⊗	プルボックス	台
●	ヒータ接続器	台
◆	D形接地工事	点

電氣式雪設備仕様

[illegible]

融雪設備アイソメ図

配管・配線表

番号	配管	備考
①	EH-4ET/F80sq	電源
②	EH-4ET/F80sq	電源
③	EH-1E/F14sq	接地線
④	RHW5.5sq×4	H-1, 2
⑤	RHW5.5sq×8	H-3~6
⑥	RHW5.5sq×4	H-7, 8
⑦	RHW5.5sq×4	H-9, 10
⑧	RHW5.5sq×4	路面検知器
⑨	RHW5.5sq×4	H-7, 8 (検知器)
⑩	RHW5.5sq×4	路面検知器 (検知器)
⑪	RHW5.5sq×4	H-9, 10 (検知器)


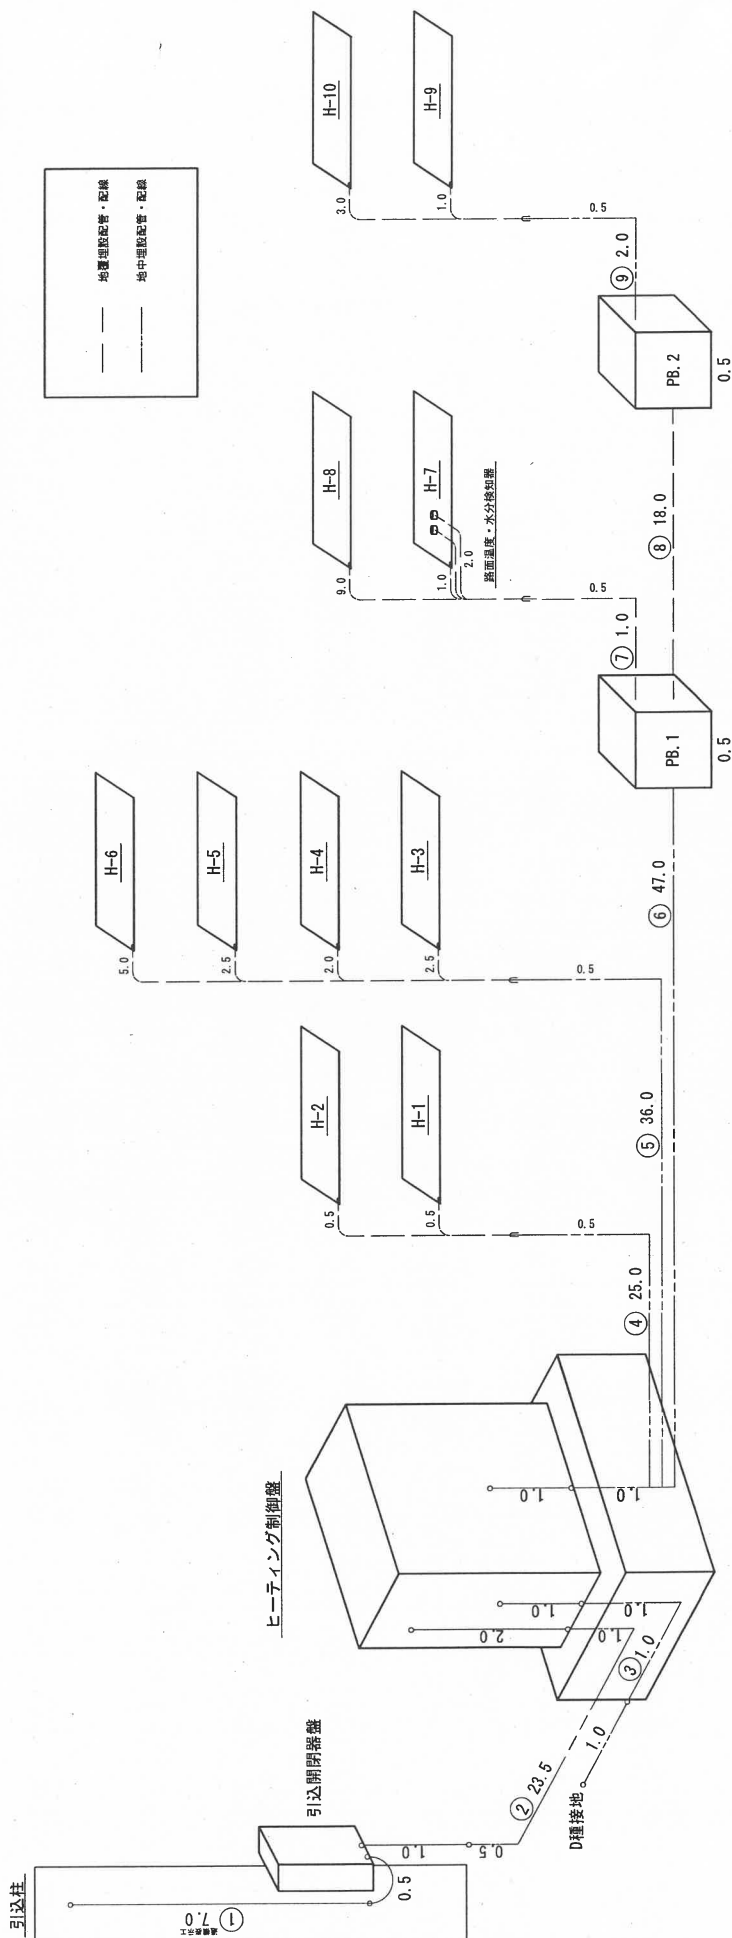


図 1-1

年度	令和2年度	工事番号	他工事番号
工事名	秋田県道2号秋田線秋田市内区間道路工事 (道路拡充工)		
施工箇所	秋田県道2号秋田線秋田市内区間道路工事 (道路拡充工)		
図面名	融雪設備アイソメ図		
作成年月日	令和4年3月		
図尺	図示	図面番号	15 / 37
			秋田市観光文化スポーツ部秋田城跡歴史資料館

融雪設備 機器詳細図

強化型ヒーターケーブル断面図 S=1/1 (参考)

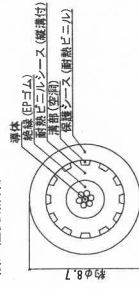


普通型リードケーブル断面図 S=5/4 (参考)




普通型リードケーブル断面図 S=5/1 (参考)




強化型ヒーターケーブル、リードケーブル接続断面図 (参考)

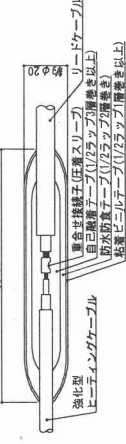


ヒーターユニット姿図 (参考)

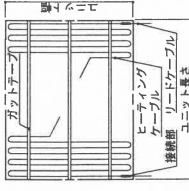


引込柱支柱図 S=1/30

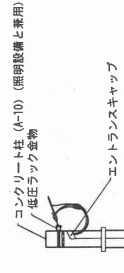


ロードヒーターケーブル自動制御器外形図 (3要素制御型)

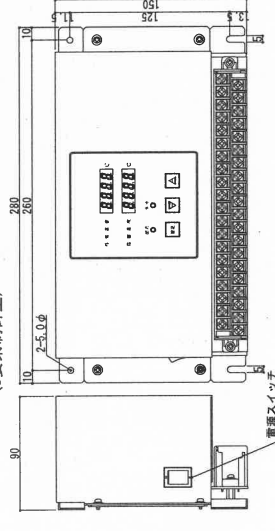


路面温度センサ S=1/3 (参考)

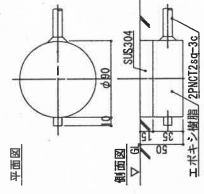


路面水分センサ S=1/3 (参考)

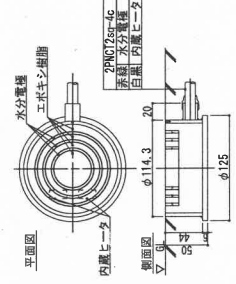


外気温度検知器収納箱 S=1/5 SUS製 (参考)

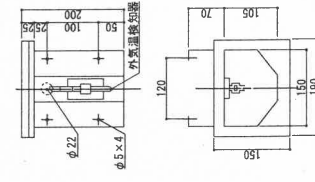

外気温度検知器 (白金測温棒) 姿図 S=1/2 (参考)


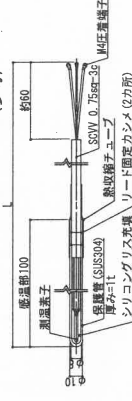


橋梁断面図 S=1/50

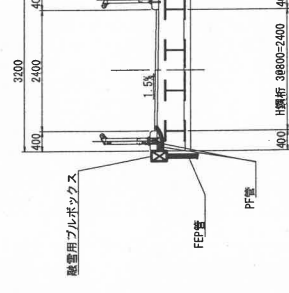

引込開閉盤外形図 S=1/10

仕様
材質: 亜鉛めっき鋼板
形状: 正方形
塗装色: 粉体塗装 N-65

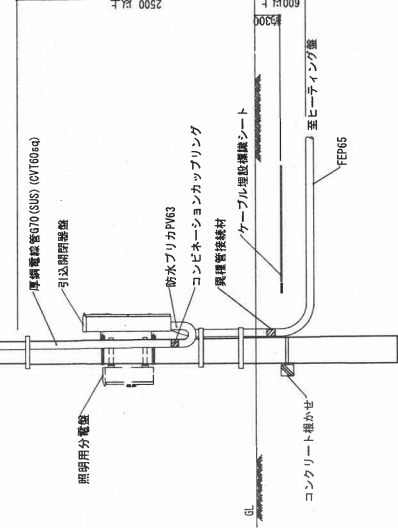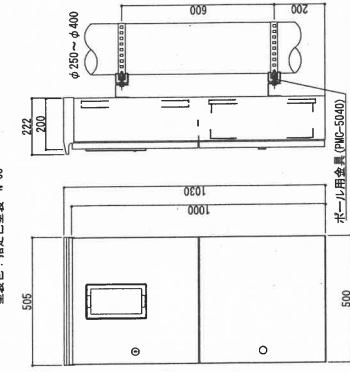


年度	令和2年度	工事番号	施工 第6号
工事名	秋田県道20号秋田空港線秋田空港線工事 (道路改良工)		
施工箇所	秋田県道20号秋田空港線秋田空港線工事 (道路改良工)		
設置名	秋田県道20号秋田空港線秋田空港線工事 (道路改良工)		
作成年月日	令和2年3月		
図尺	1/5	1/37	
図名	秋田県道20号秋田空港線秋田空港線工事 (道路改良工)		

融雪設備 盤図

ヒータインテグ制御盤外形図 基礎図 S-1/20

形 式： 屋外自立型
材質・仕上： ステンレス+指定塗装 19-208

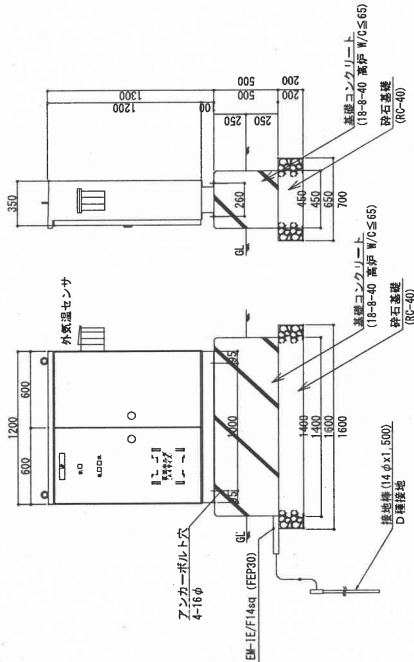

操作回路図


外給電線 (無電圧)



単線結線図

3φ3W AC220V 50Hz 融雪用電力

引込開閉器盤より

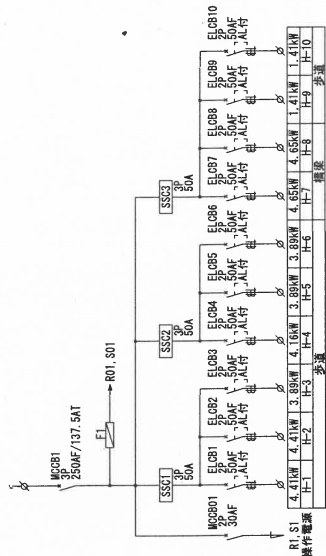

年度	令和2年度	工事番号	他工 第6号
工事名	秋田県公立総合職業訓練校工事 (設備指示工)		
施工箇所	青森県山内市		
図面名	融雪設備盤図		
作成年月日	令和4年3月		
縮尺	図示	図面番号	17 / 57
秋田市観光文化スポーツ振興局 秋田県立総合職業訓練校			


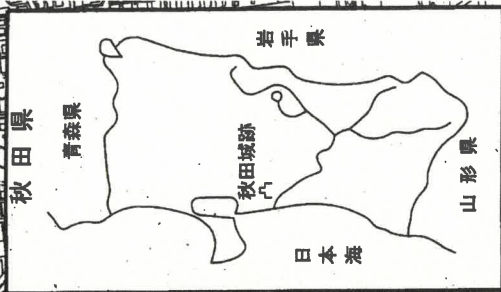


図
所
箇

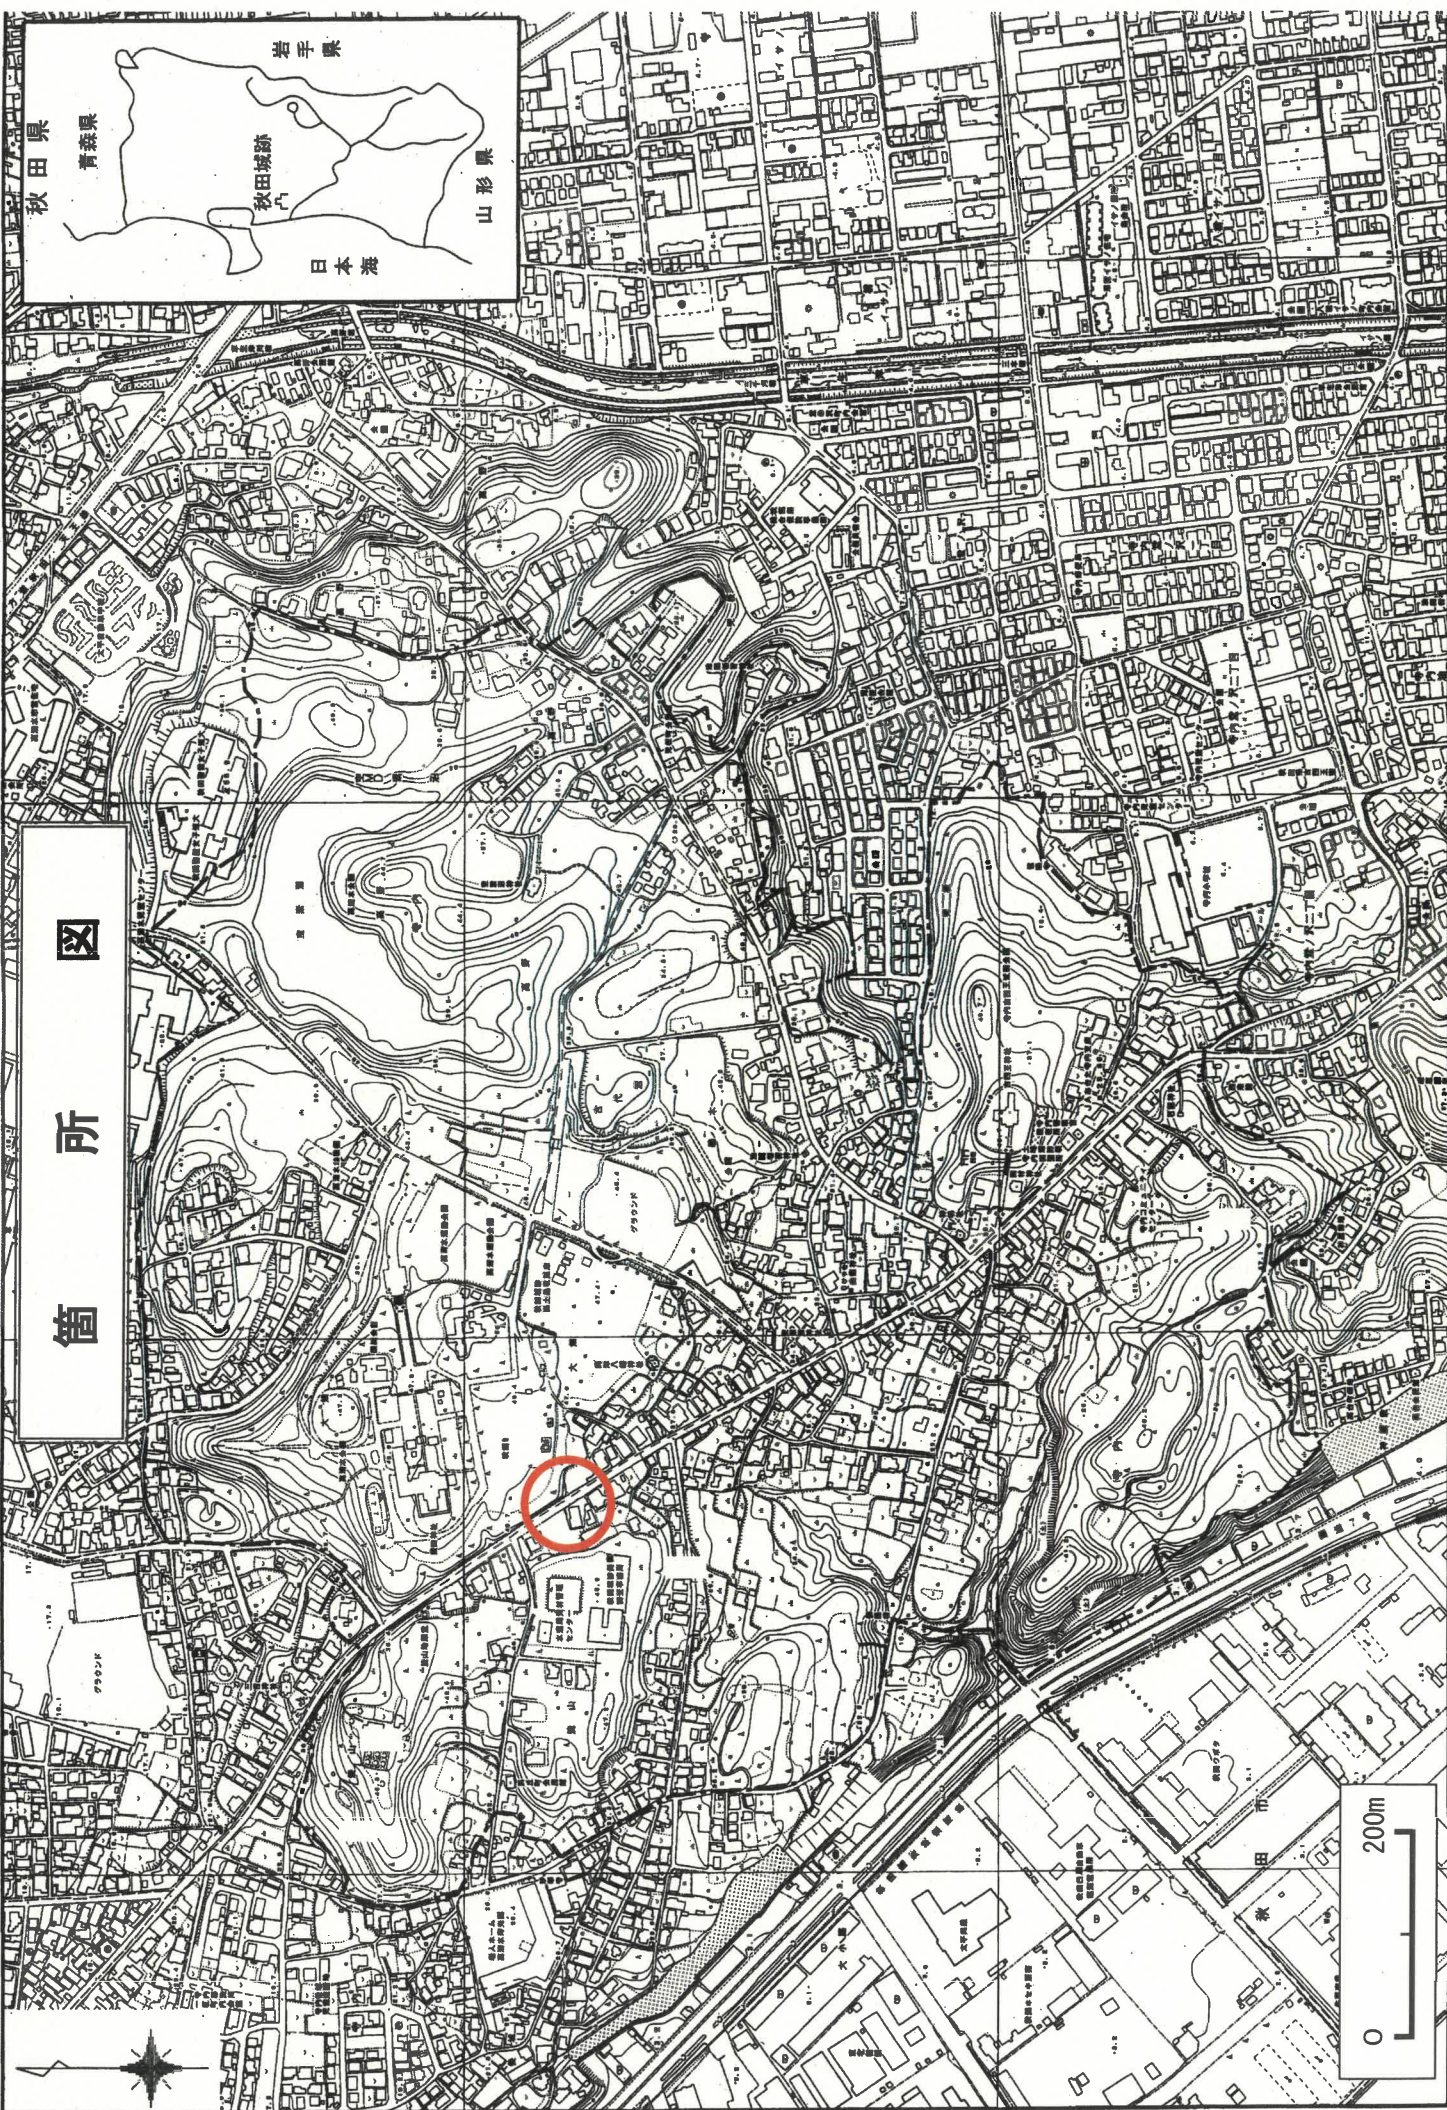