



修繕位置：秋田市ポートタワー
秋田県秋田市土崎港西一丁目9番1号

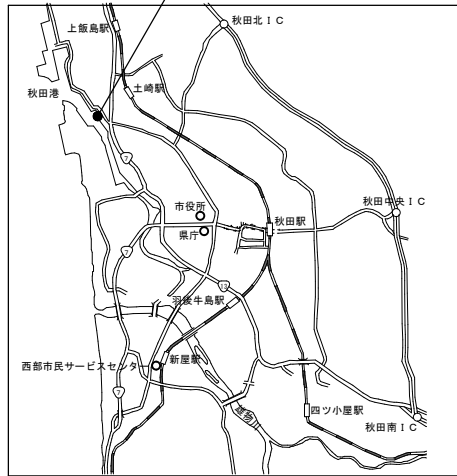

案内図 S=NON

屋上
室外機更新
冷媒管、電気配線新替

無線機械室
室内機更新
冷媒管、電気配線新替

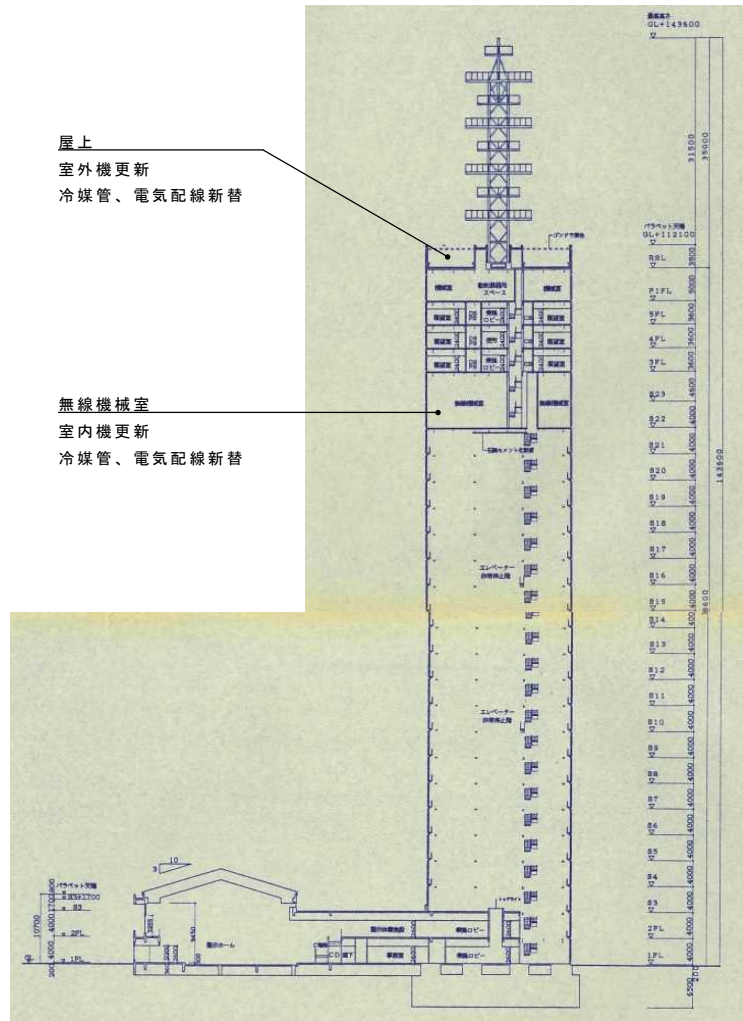

修繕図 S=NON

修繕概要


本修繕は秋田市ポートタワーの無線機械室にある空調機3台のうち1台を更新するもの

- ・新設空調機について
室内機は無線機械室までEV搬入
室外機は5階展望室までEV搬入、屋上までは人力運搬
冷媒管および電気配線はすべて新替すること
- ・既設空調機の撤出について
室外機、室内機共現地解体の上、撤出
撤去品および冷媒ガスの処分は適切に実施すること
- ・施工にあたっては施設管理者と協議し、施設運営に支障の無いようにすること
- ・試運転調整を行い、機器の動作確認を行うこと

機器表

【新設】参考型番：PA-P280B7GNCBJ
冷房能力：28.0kW、暖房能力：31.5kW、三相200V、R32
室外機：重耐塩害仕様

【既設】型番：室内機CS-15AD6、室外機CU-8R6×2
冷房能力：32,800kcal/h、三相200V

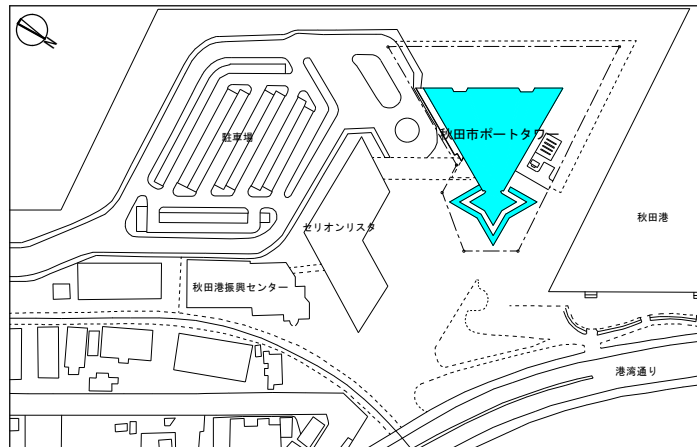

付近見取図 S=NON

秋田市観光文化スポーツ部
観光振興課

秋田市観光文化スポーツ部 観光振興課	件名	秋田市ポートタワー無線機械室空調機更新修繕		種別	案内図、付近見取図、修繕図			特記	1 図面 番号 1		
	縮尺	A3 : S=NON			設計年月日	年度	R8			区分	M
	設計年月日	R8.5		年度		R8					